



PKP UTRZYMANIE

Katowice 15.01.2016 r.

Region Utrzymania w Katowicach  
Specjalista. ds. paszportyzacji i uzgodnień dokumentacji  
Sebastian Huss  
e-mail: Sebastian.Huss@telkol.eu  
tel. 32 710 14 51  
Nr pisma:UTD4-504-1276/2015

**Miejski Zakład Energetyki Ciepłej  
Spółka z o.o.**  
47-220 Kędzierzyn-Koźle  
ul. Stalmacha 18

Dotyczy: uzgodnienia budowy sieci ciepłowniczej wraz z przyłączami do budynków przy ul. Karola Miarki 28-32 w Kędzierzynie-Koźlu.

PKP Utrzymanie Sp. z o. o. w odpowiedzi na pismo nr D/RI/414/2015/K zwraca przesłaną mapę z naniesioną orientacyjnie trasą naszego kabla teletechnicznego i z uwagi na brak kolizji w zaznaczonym obszarze opracowania z naszą infrastrukturą uzgadnia inwestycję w zakresie jak wyżej bez uwag.

Z poważaniem

z up. DYREKTORA BIURA TECHNIKI

  
Wiesław Ignatiuk




30 PKP Utrzymanie spółka z o.o.  
REGION UTRZYMANIA W KATOWICACH  
BRYGADA 4.4  
44-100 GLIWICE  
ul. Boh. Gotta Waraźawskiego 12

*KA BS UTRZYMANIA  
PICP Ciepłownia*

KIEROWNIK ZESPOŁU  
Utrzymania

*Stanisław Wołoszyn*

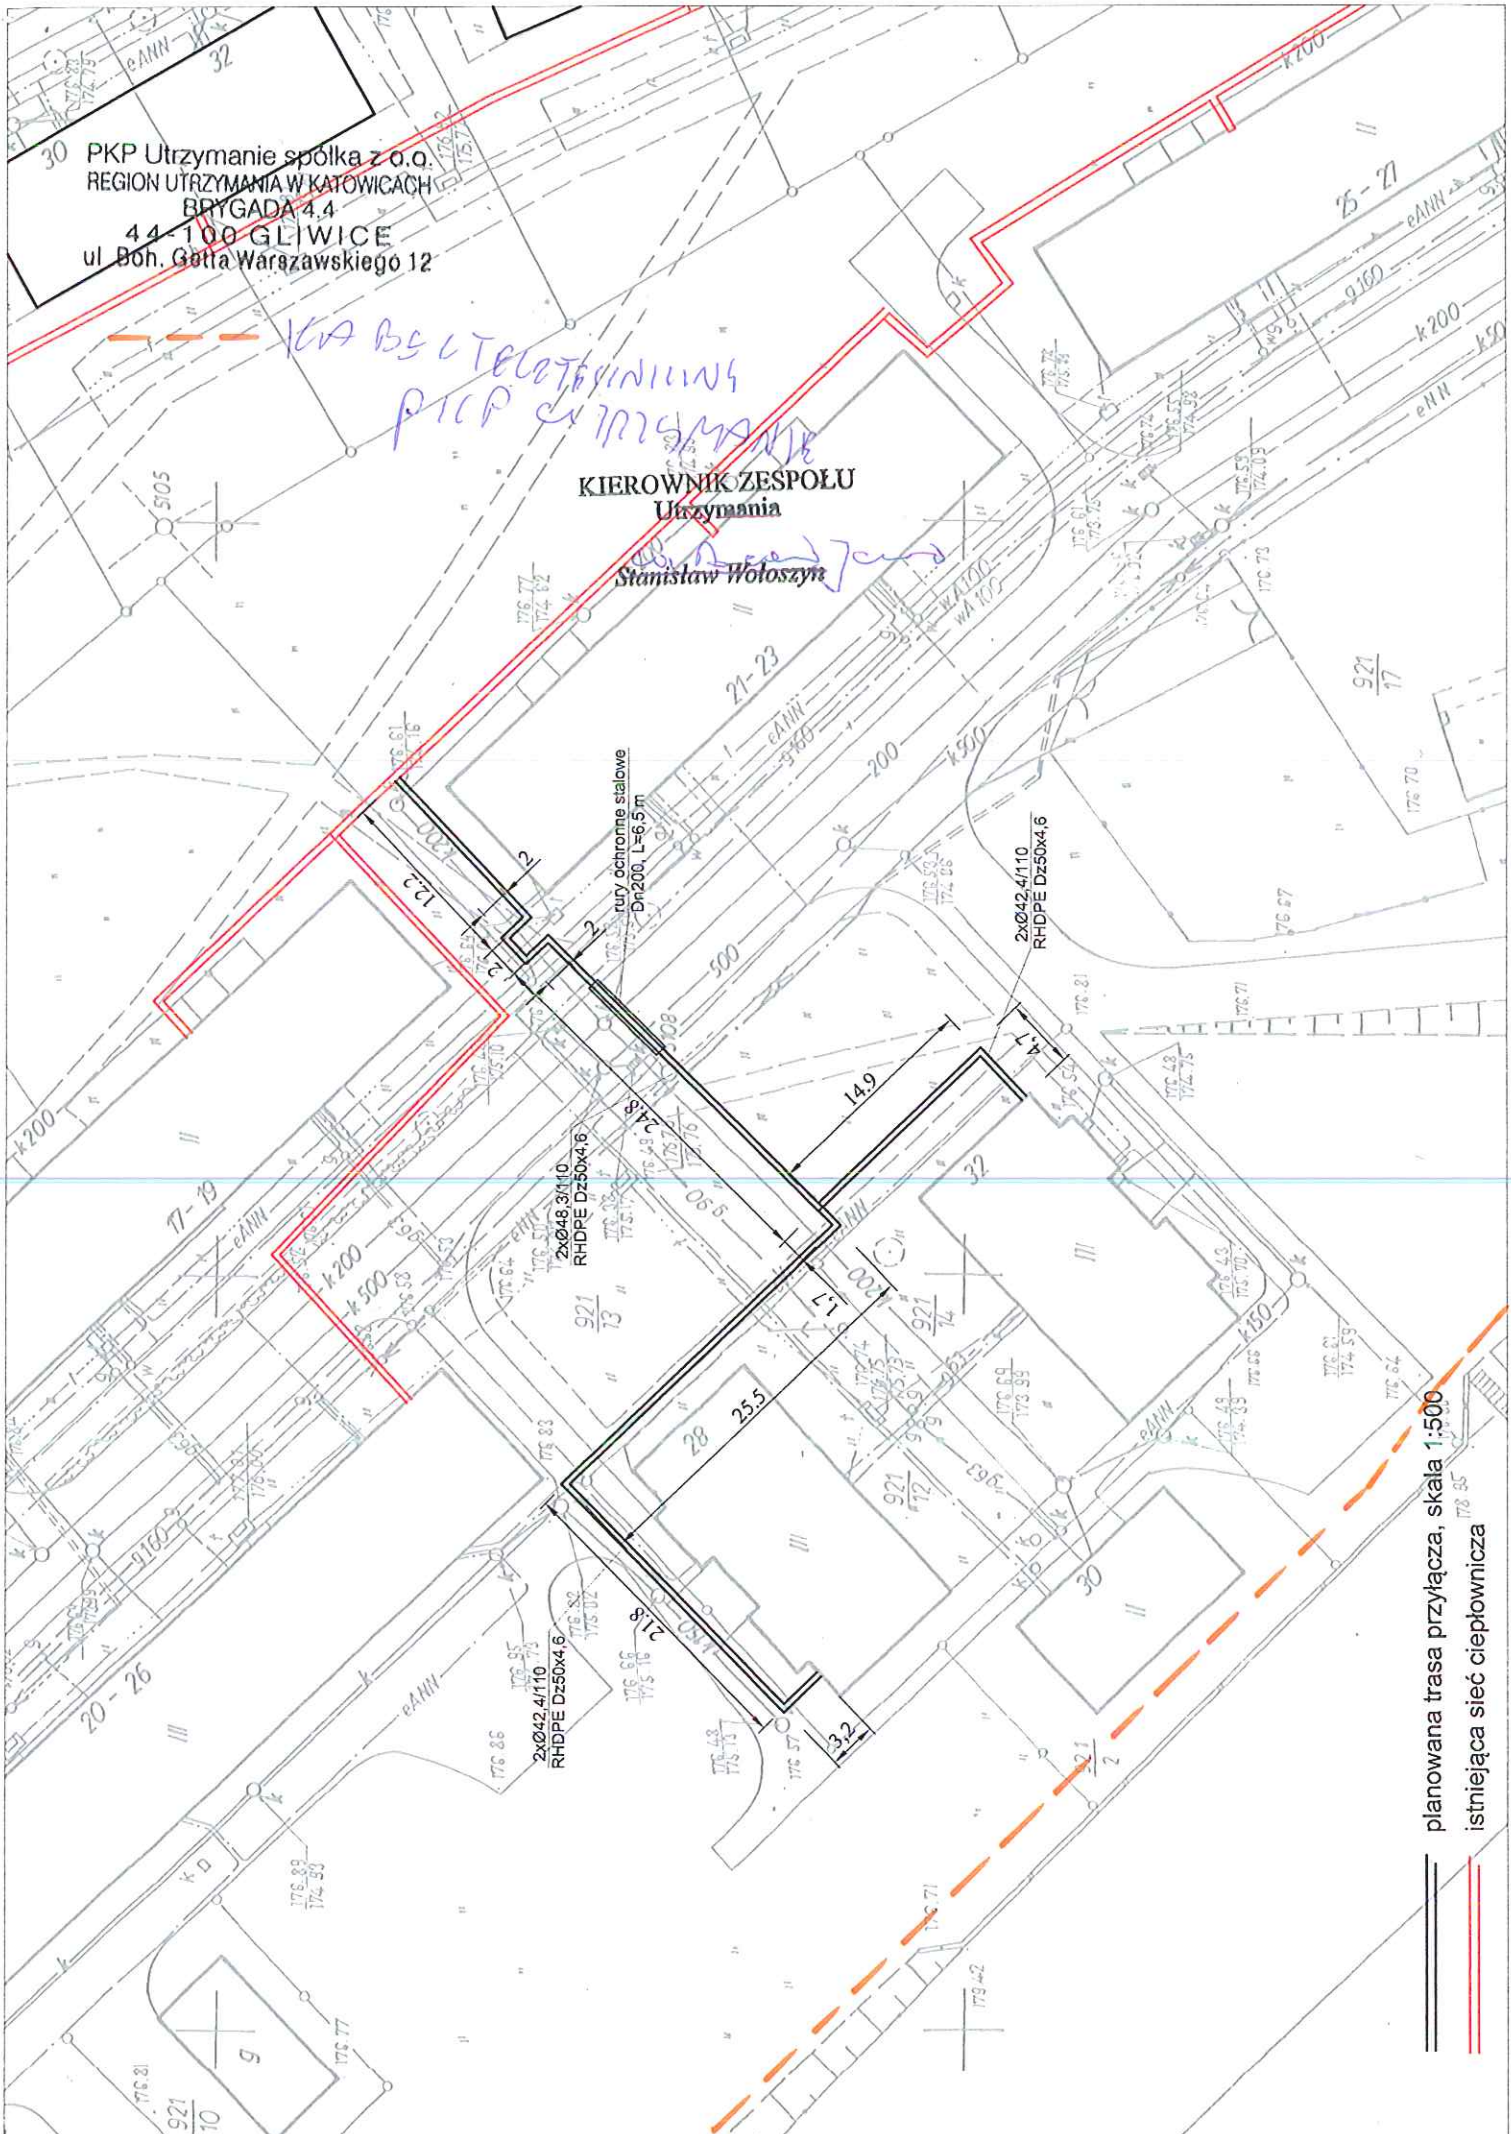

planowana trasa przyłącza, skala 1:500  
istniejąca sieć ciepłownicza

