
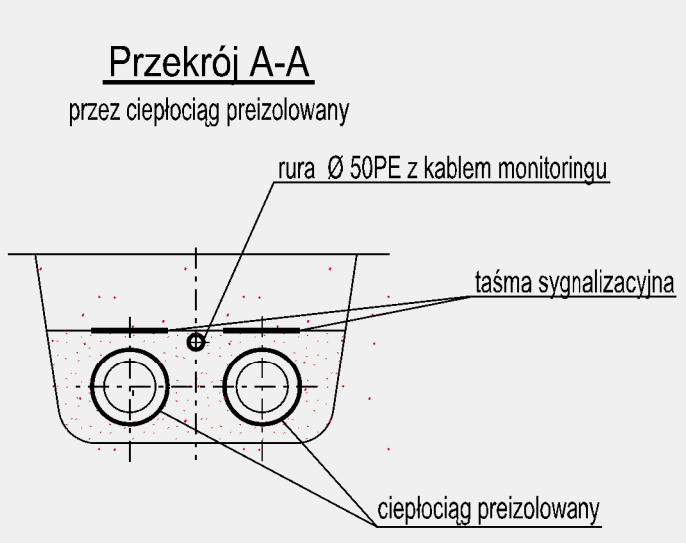


Województwo : opolskie
Gmina : Kędzierzyn - Koźle
Obręb : Kędzierzyn
Położenie : ul. K. Miarki, J. Pawła II, Pl. Wolności, Głowackiego
Działka nr : 898/2, 1390/1, 1039/2, 998/7
Sekcja : 474.433.2324
Skala : 1:500

Mapa do celów projektowych

474.433.2322
474.433.2323
474.433.2324
474.433.2341
474.433.2342

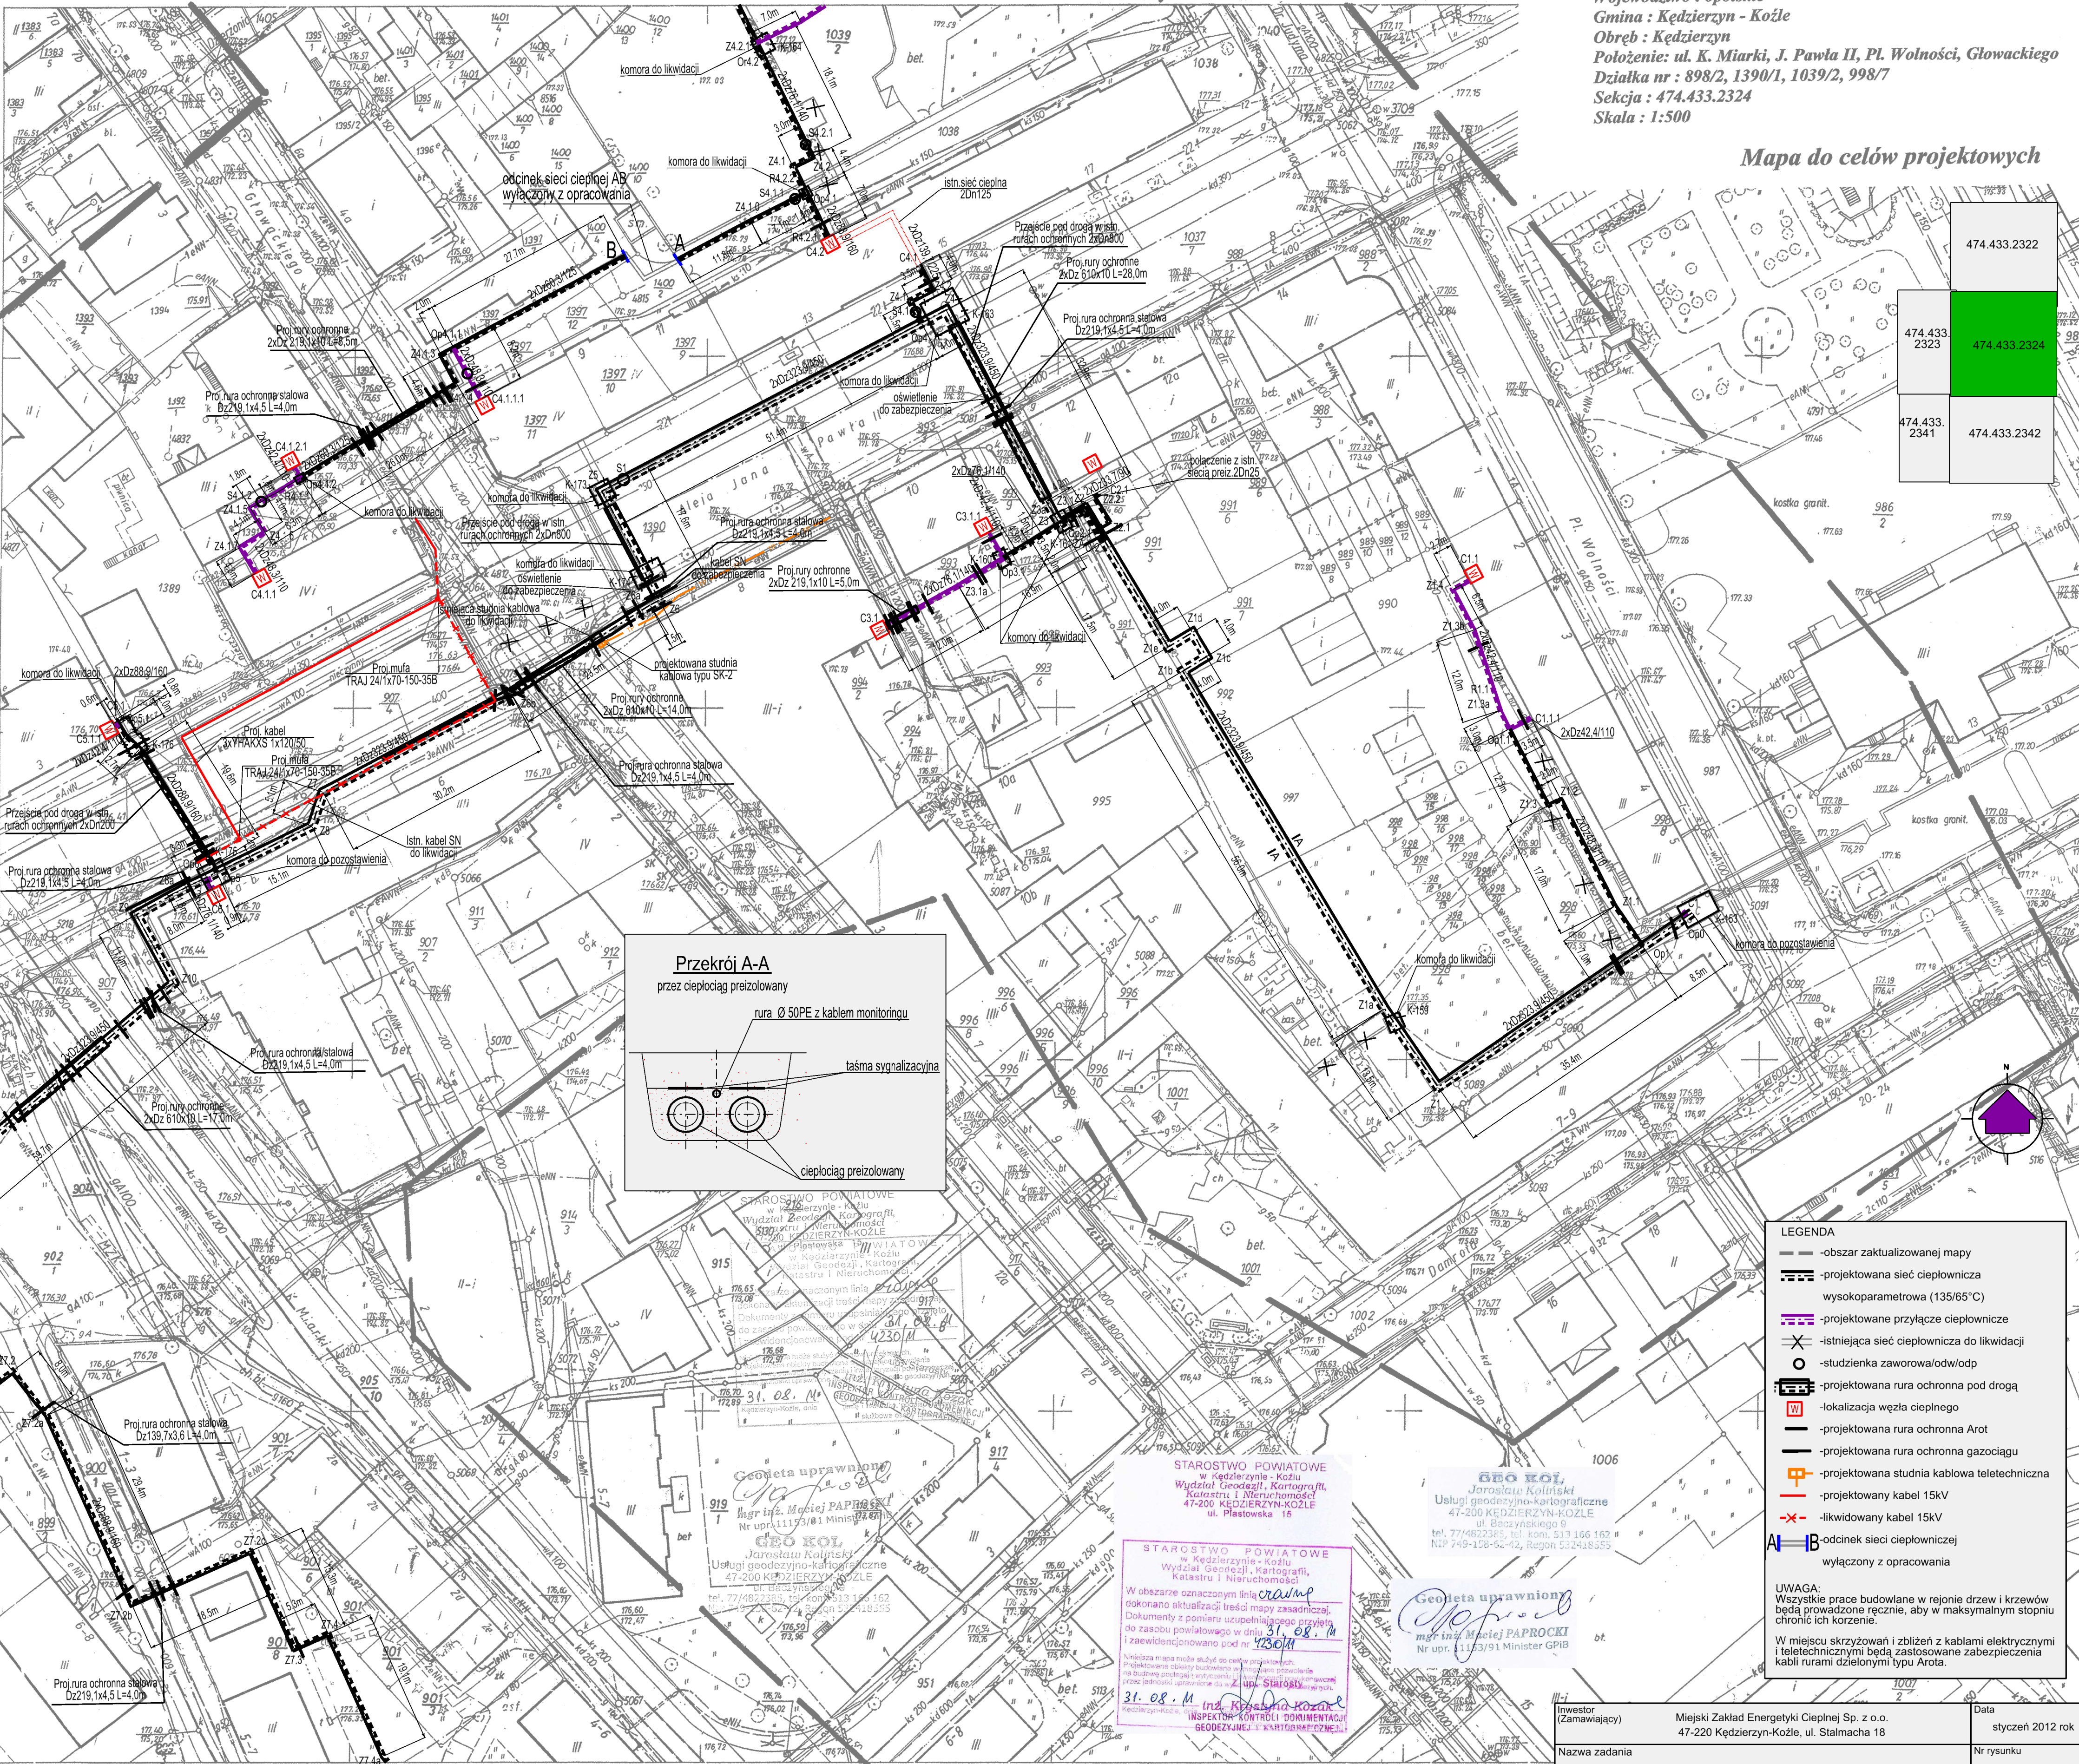

LEGENDA

- obszar zaktualizowanej mapy
- projektowana sieć ciepłownicza wysokoparametrowa (135/65°C)
- projektowane przyłącza ciepłownicze
- istniejąca sieć ciepłownicza do likwidacji
- studzienka zaworowa/odw/odp
- projektowana rura ochronna pod drogą
- lokalizacja węzła ciepłowego
- projektowana rura ochronna Arot
- projektowana rura ochronna gazociągu
- projektowana studnia kablowa teletechniczna
- projektowany kabel 15kV
- likwidowany kabel 15kV
- odcinek sieci ciepłowniczej wyłączony z opracowania

UWAGA:
Wszystkie prace budowlane w rejonie drzew i krzewów będą prowadzone ręcznie, aby w maksymalnym stopniu chronić ich korzenie.
W miejscu skrzyżowań i zbliżeń z kablami elektrycznymi i teletechnicznymi będą zastosowane zabezpieczenia kabli rurami dzielonymi typu Arota.

STAROSTWO POWIATOWE w Kędzierzynie-Koźlu
Wydział Geodezji, Kartografii, Katastru i Nieruchomości
47-200 KĘDZIERZYN-KOZŁE
ul. Piastowska 15

31.08.12
mgr inż. Maciej PAPROCKI
Nr upr. 11153/18 Minister GPB

Geopeta uprawniona
Jarosław Kolpiński
Usługi geodezyjno-kartograficzne
47-200 KĘDZIERZYN-KOZŁE
ul. Baczyńskiego 9
tel. 77 482 23 25, tel. kom. 513 166 162
NIP 749-159-52-92, Regon 532418353

31.08.12
mgr inż. Maciej PAPROCKI
Nr upr. 11153/91 Minister GPB

Geopeta uprawniona
mgr inż. Andrzej BRZENK

W obzarych oznaczonym linia **czarna** dokonano aktualizacji treści mapy zasadniczej. Dokumenty z pomiaru uzupełniającego przyjęto do zasobu powiatowego w dniu **31.08.12** i zaważeniomowano pod nr **4230/12**.

Niniejsza mapa ma służyć do celów projektowych. Projektowane sieci i urządzenia w tym zakresie prowadzone na budowę podlegają autoteście w kierunku prowadzenia przez inspektorów uprawnionych do w. Z. upr. Starostwo.

31.08.12
mgr inż. Andrzej BRZENK
INSPEKTOR KONTROLI DOKUMENTACJI GEODEZYJNEJ I KARTOGRAFICZNEJ

474.433.2324
1:500

MAPA ZASADNICZA
Założona w r. 1980 przez
OKRĘGOWE PRZEDSIĘBIORSTWO GEODEZYJNO-KARTOGRAFICZNE
w OPOLU

TREŚĆ NA KLADEK
2322
2323
2342

Kierownik brigady - inż. M.Gryc.....1980r.

Investor (Zamawiający)	Miejski Zakład Energetyki Ciepłej Sp. z o.o. 47-220 Kędzierzyn-Koźle, ul. Stalmacha 18	Data	styczeń 2012 rok
Nazwa zadania	"Przebudowa sieci ciepłowniczej wraz z przyłączami do budynków od komory przy Placu Wolności 5 do komory przy ul. Traugutta w Kędzierzynie-Koźlu"	Nr rysunku	SC-01/3
Treść rysunku	Projekt zagospodarowania terenu sekcja 474.433.2324	Skala	1 : 500
PROJEKTOWAŁ	Imię Nazwisko	Data	Numer Uprawnień
OPRACOWAŁ	mgr inż. Sebastian Sierzyński	1.2012 rok	1235/60
SPRAWDZIŁ	mgr inż. Andrzej Brzenk	1.2012 rok	327/80 i 864/93

energoexpert sp. z o.o.
energia i ekologia
ul. Burogłowa 7, III, (32) 351-36-70, fax (32) 351-36-75
e-mail: biuro@energoexpert.com.pl
www.energoexpert.com.pl