

OPINIA NR 36/2014

uzgodnienia dokumentacji projektowej

Przedmiot uzgodnienia: **Projekt zmiany trasy odcinka sieci ciepłowniczej**

Lokalizacja obiektu: **kędzierzyn, dz. 807/13, 808, s. 484.211.0312**

Investor:
Miejski Zakład Energetyki Ciepłej Spółka z o.o.
47-220 KĘDZIERZYN-KOŹLE, Stalmacha 18

Projektant:
Grzegorz Mateja

Płatnik:
Miejski Zakład Energetyki Ciepłej Spółka z o.o.

Identyfikator sprawy: **G.6630.36.2014**

Nr wniosku: **36/2014**

Nr zamówienia: **782/2014**

Informacje o zasięgu:

kędzierzyn

ZESPÓŁ UZGODNIENIA DOKUMENTACJI PROJEKTOWEJ

uzgadnia lokalizację ww. obiektu z uwzględnieniem uwagi:

Uwagi i zalecenia:

Region Dystrybucji Wschód K-Koźle:

Uzgodniono pod warunkiem uwzględnienia uwag zawartych w piśmie z dnia 22.10.2013 r. Znak:
TD/03/RD3/6/RDE6/BK/2013-10-23/000004/1000965079

Z upoważnienia Starosty
mgr inż. Waldemar Nowak
GEODETA POWIATOWY
Kierownik Wydziału Geodezji, Kartografii
i Inżynierii i Inżynierii

STAROSTWO POWIATOWE
w kędzierzynie - Koźlu
Wydział Budownictwa i Architektury
47-220 KĘDZIERZYN - KOŹLE
Pl. Wolności 13

MAPA DO CELÓW PROJEKTOWYCH

SKALA 1:500

Województwo: OPOLSKIE

Jednostka ewidencyjna: KĘDZIERZYN-KOZŁE - 160301_1

Obsz: KĘDZIERZYN - 160301_1.0044

Numer działki: 807/7, 807/13, 808

Godło mapy zasadniczej: 484-211-0312

Układ współrzędnych „1965”

Układ wysokości „KRONSZTADT”


Nr ks. rob.: 15012013

Nr zgl. PODGIK: 5470/2013

Nr KERG: 3109-132/2013

Data aktualizacji: 04.10.2013r.

Wykazane na niniejszej mapie granice nieruchomości zostały wyznaczone z wymaganą dokładnością pomiaru. Niniejsza mapa została wykonana bez ustalenia obciążeń dot. służebności gruntowych.

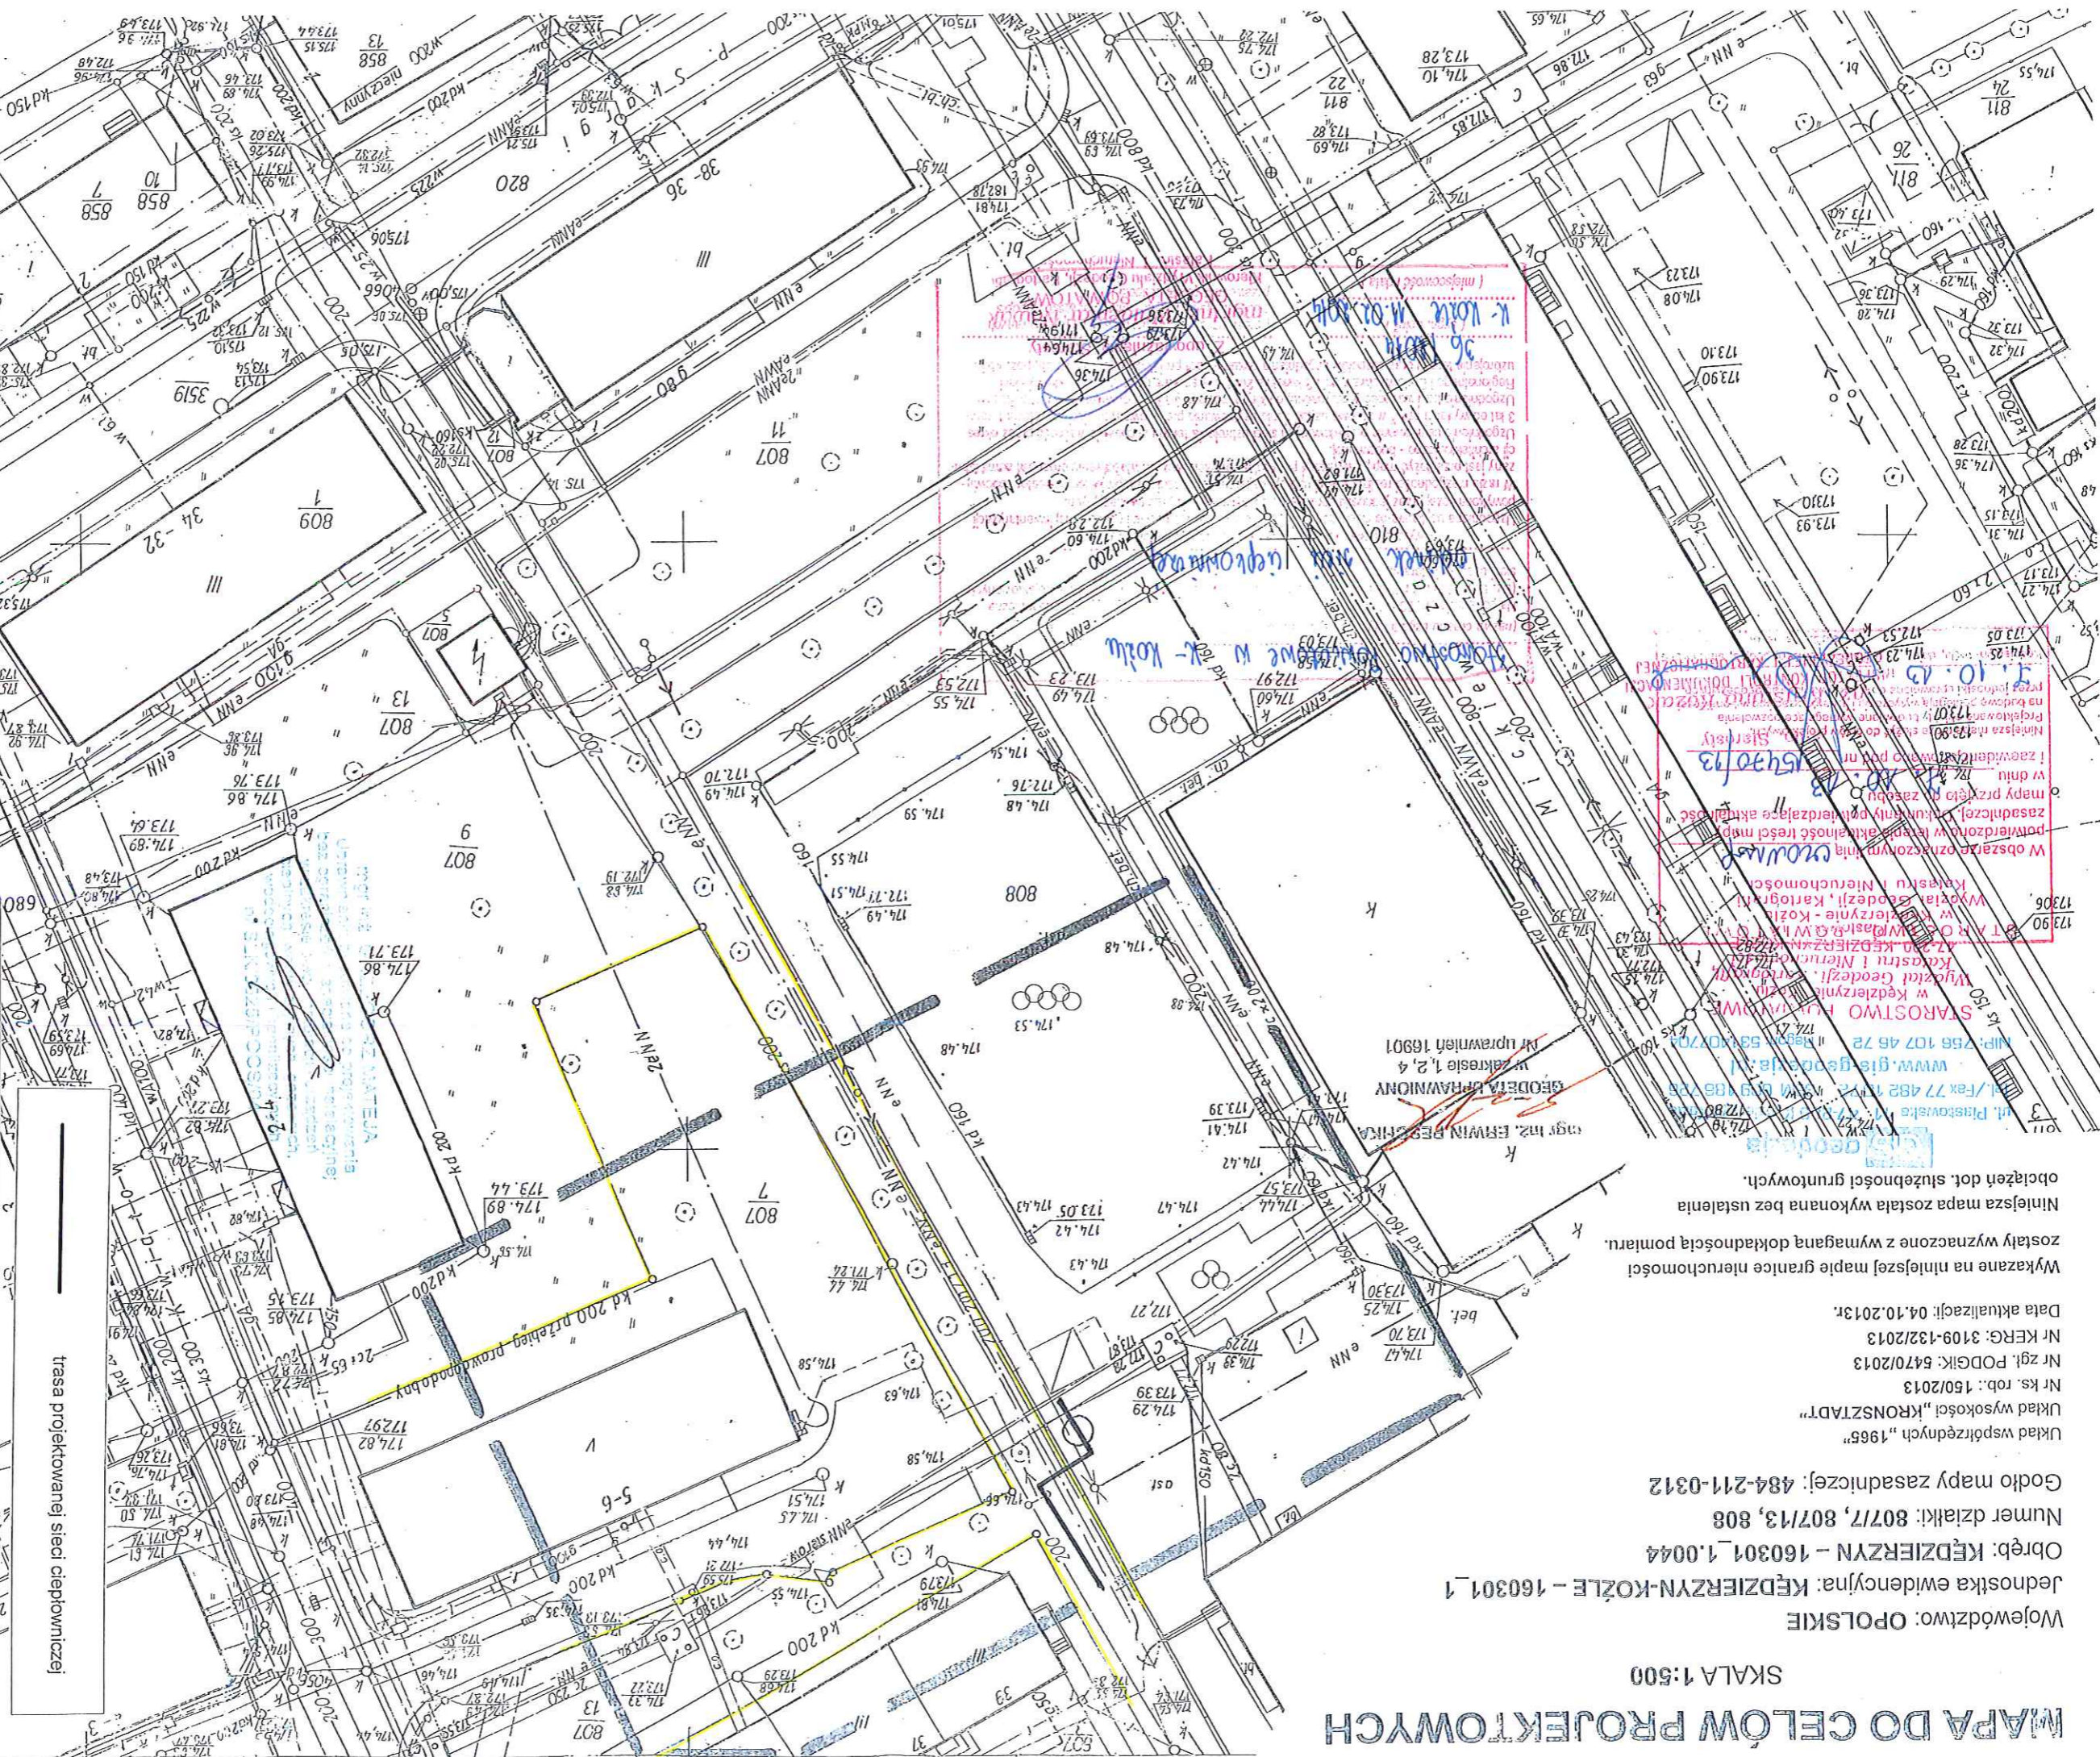


trasa projektowanej sieci ciepłowniczej

MIŻEC
 Tytuł opracowania: **Miejski Zakład Energetyki Ciepłej Sp. z o.o.**
 47-220 Kędzierzyn-Koźle ul. Salmachna 18, tel. 77 483 34 85, fax 77 483 35 56
 e-mail: sekretariat@mizec-klk.pl

Tytuł projektu: Projekt budowlany i wykonawczy sieci ciepłowniczej wraz z przyłączami do budynków wielorodzinnych w rejonie ulic: Kosciuszki, Chopina, Paderewskiego, Ligonia i Kozłowskiej w Kędzierzynie-Koźlu.
 Projekt realizowany w ramach programu KAWKA p.n. "Lokalizacja niskiej emisji wspierającej wzrost efektywności energetycznej i oszczędności w kosztach energii - KAWKA na terenie miasta Kędzierzyna-Koźla".

mgr inż. Grzegorz Mateja	Uprawnienia: SLK/05251/POOS/04	Data: 01.2014r.
mgr inż. Konrad Kobalaka	Uprawnienia:	Data: 01.2014r.
Wykonawca:	Uprawnienia:	Data:
Wzrost:	Uprawnienia:	Data:
Podpis: <i>[Signature]</i>	Podpis: <i>[Signature]</i>	Podpis: <i>[Signature]</i>
Nr rysunku: 5.1		

Skala: 1:500
 Tytuł rysunku: Projekt Zagospodarowania terenu - projekt zamiatny

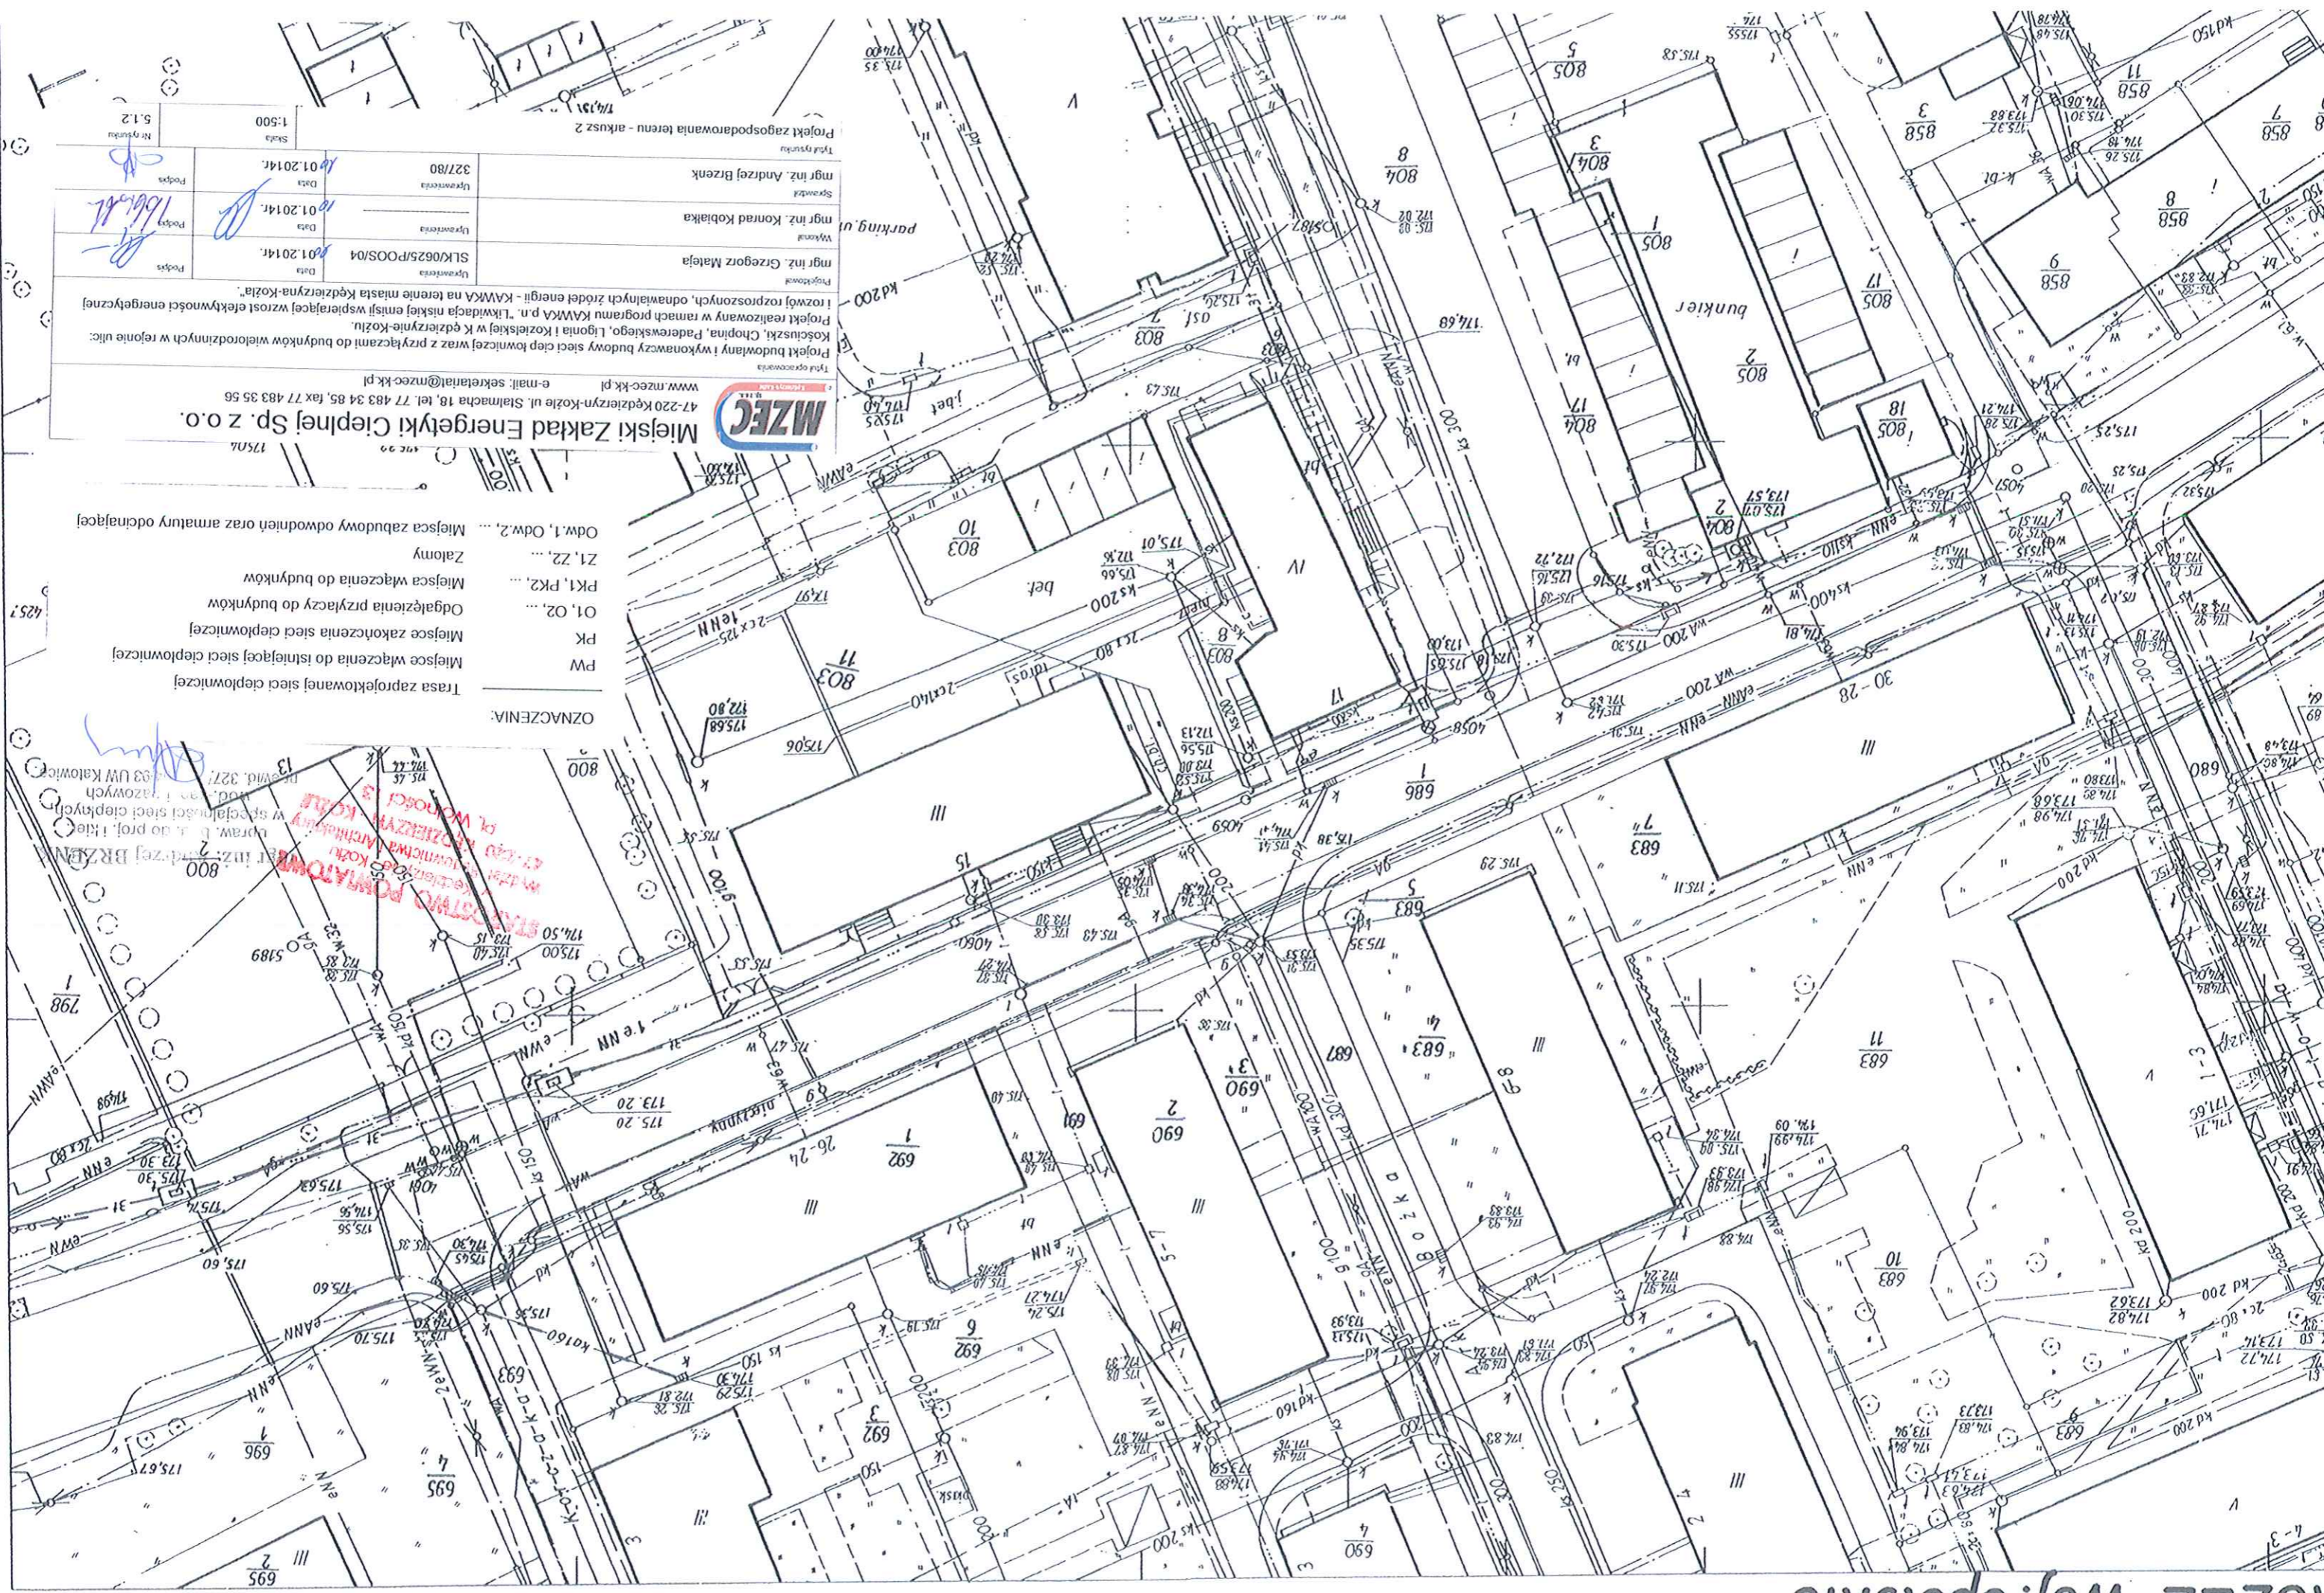

MZEC
 47-220 Kędzierzyn-Koźle ul. Stalmacha 18, tel. 77 483 34 85, fax 77 483 35 56
 www.mzec-ko.pl e-mail: sekretariat@mzec-ko.pl

Miejski Zakład Energetyki Ciepłej Sp. z o.o.
 17507

Projekt budowlany i wykonawczy wraz z przyłączami do budynków wielorodzinnych w rejonie ulic: Kościuski, Chopina i Koziejskiej w Kędzierzynie-Koźlu.
 Projekt realizowany w ramach programu KAWKA p.n. "Lokalizacja niskiej emisji wspierającej wzrost efektywności energetycznej".
 Projekt zgodny z wytycznymi i wytycznymi do budowy sieci ciepłowniczej w rejonie ulic: Kościuski, Chopina i Koziejskiej w Kędzierzynie-Koźlu.
 Projekt zgodny z wytycznymi i wytycznymi do budowy sieci ciepłowniczej w rejonie ulic: Kościuski, Chopina i Koziejskiej w Kędzierzynie-Koźlu.

mgr inż. Grzegorz Mateja	Wykonawca	Data	01.2014r.
mgr inż. Konrad Kobalika	Uprawnienia	Data	01.2014r.
mgr inż. Andrzej Brzenk	Uprawnienia	Data	01.2014r.
327/80	Uprawnienia	Data	01.2014r.
SLK0625/POOS/04	Uprawnienia	Data	01.2014r.
1:500	Skala	Nr rysunku 5.1.2	

- OZNACZENIA:**
- PW Miejsce włączenia do istniejącej sieci ciepłowniczej
 - PK Miejsce zakończenia sieci ciepłowniczej
 - Odgańlenia przyłączy do budynków
 - Miejsca włączenia do budynków
 - Zalomy
 - Odwl. 1, Odwl. 2, ... Miejsca zabudowy odwodnień oraz armatury odprowadzającej

STANOWISKO POMIAROWE
 Kędzierzyn-Koźle
 ul. Włodzicka 3
 47-220 Kędzierzyn-Koźle